



REGIONE LAZIO  
CITTÀ METROPOLITANA  
DI ROMA CAPITALE



Realizzazione di un impianto per il  
trattamento di 30.000 Mg/anno di rifiuti non pericolosi  
mediante compostaggio e lombricompostaggio

REGIONE LAZIO - DETERMINAZIONE N. G14209 del 20/10/2017 - AUTORIZZAZIONE INTEGRATA AMBIENTALE  
REGIONE LAZIO - DETERMINAZIONE N. G11457 del 02/09/2019 - A.I.A. Modifica non sostanziale  
Piano ARPA Lazio Prot. U.0066581 del 21/10/2019

Adeguamento Tecnologico

Progetto Definitivo

Reti raccolta acque e PMeC

TAVOLA: 02 A

SCALA: 1:500

DATA:

20/03/2020

Progetto Architettonico e Funzionale:

Arch. Enrico Cerioni  
via Giulia di Gallesse 6 00151 Roma  
E: e.cerioni@pec.archrm.it  
M: ++ 39 3395866291

Committente:

Laziale Ambiente S.r.l.

Aggiornamento:

L'Amministratore:


Dott. Riccardo Mazzeo

Progetto Ambientale:

Ing. Andrea Barsiello  
GRUPPO MAURIZI S.R.L.  
via della Fotografia 91, 00142 Roma  
E: a.barsiello@gruppomaurizi.it  
M: ++ 39 3357714951

LEGENDA LINEE ACQUE

- ACQUE POTABILI
- FOGN. ACQUE PLUVIALI
- FOGN. ACQUE PRIMA E SECONDA PIOGGIA
- FOGN. ACQUE DI PROCESSO
- FOGN. ACQUE CIVILI
- POZZETTI D'ISPEZIONE
- PUNTO DI CONTROLLO E PRELIEVO
- POZZETTO FISCALE
- CADITOIA
- GRIGLIE RACCOLTA ACQUE
- POZZETTO RACCOLTA ACQUE NERE
- SCOLMATORE SEPARATORE ACQUE PRIMA PIOGGIA

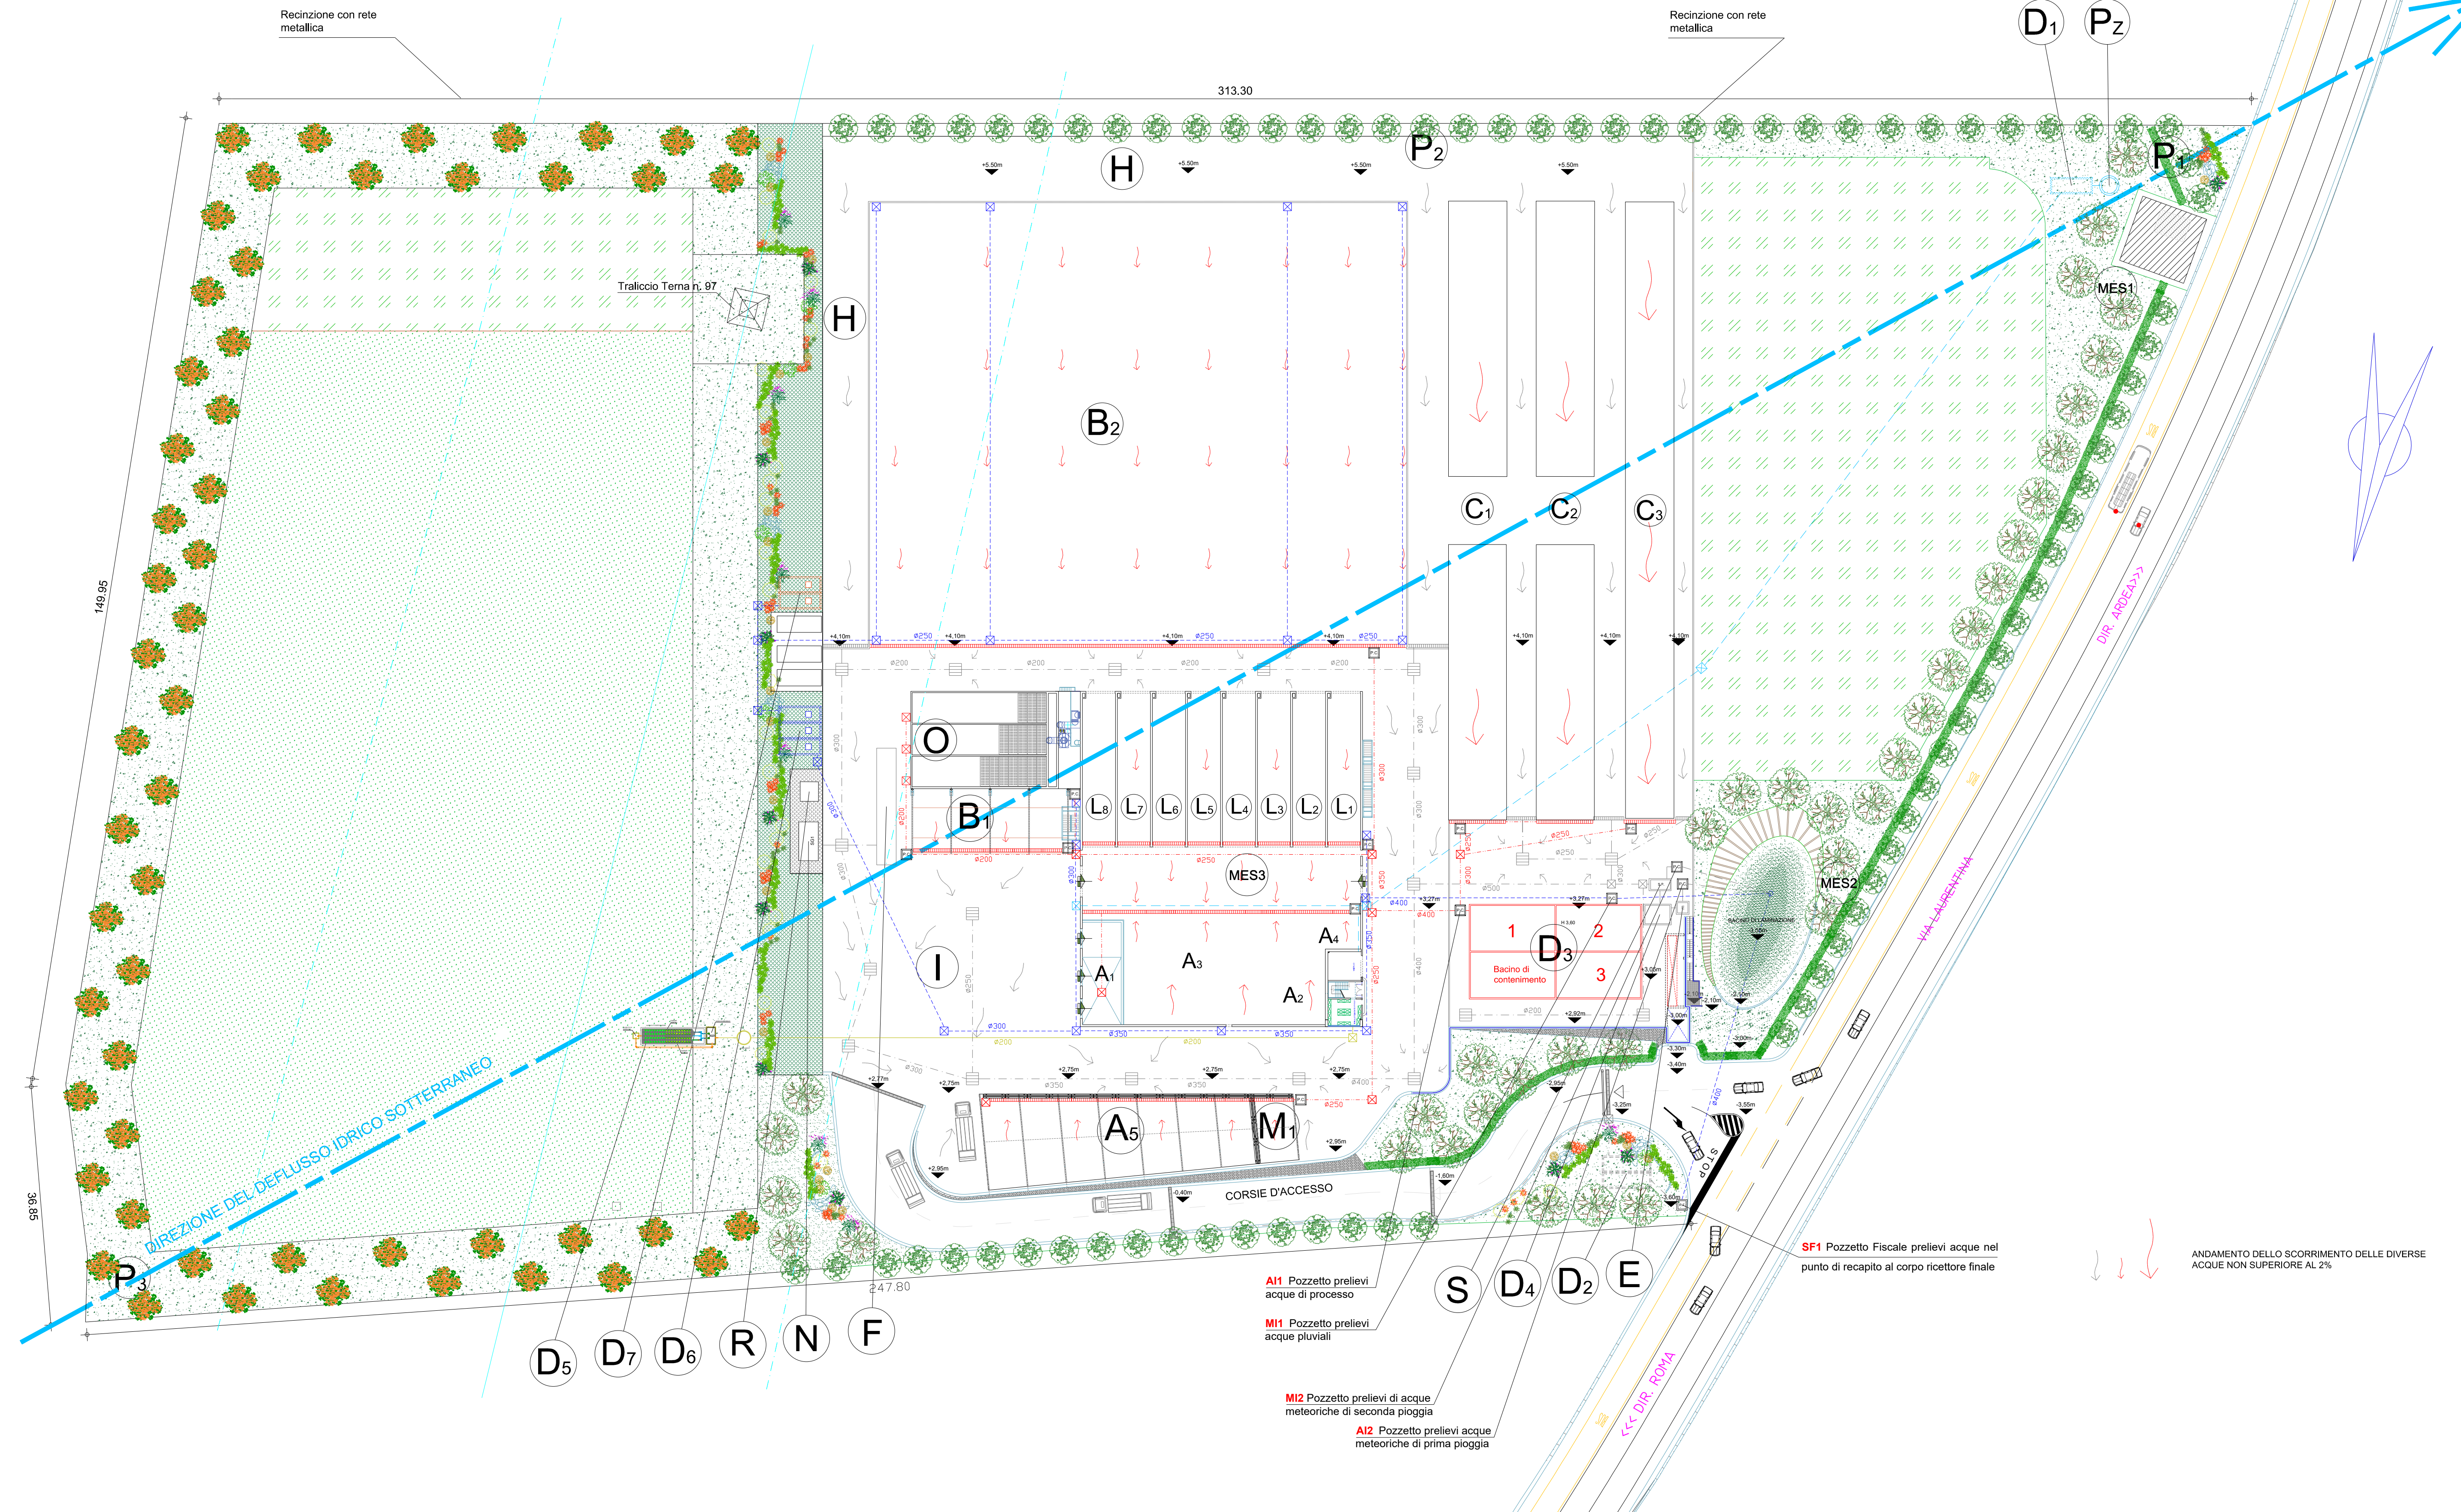

LEGENDA

- A1 Area dei conferimenti
- A2 Stoccaggio miscela miscela
- A3 Area di Pretattamento
- A4 Area di stoccaggio sovrano o legno triturato
- A5 Area di stoccaggio ammendante compostato di qualità
- B1 Platea stoccaggio rifiuti lignocellulosici non triturati
- B2 Platea stoccaggio maturazione miscela
- C corse stoccaggio e letiera lombricompostaggio (C1, C2, C3)
- D1 Serbatoio di accumulo acqua del pozzo
- D2 Vasca di laminazione
- D3 Vasca di raccolta acque di processo
- D4 Vasca di raccolta acque di prima pioggia
- D5 Smaltimento reflui civili P.T. con sistema ad evaporazione
- D6 Sistema acque pluviali
- D7 Sistema antincendio
- E Impianto Depurazione: Dissabbiatore/Disoleatore
- F Pesa a ponte
- H Aree permeabili
- I Piazzali transito e manovra automezzi
- L Bicchieri 1/8
- M1 Stoccaggio stoccaggio ligno-cellulosici
- MES1 Monitoraggio emissioni sonore
- N SG1 - Stoccaggio Gasolio per autorotazione
- O Biofiltro e Scrubber
- P Pozzometri 1/3
- Pz Pozzo di approvvigionamento idrico
- R Stoccaggio oli esusti da avviare ad impianti di recupero (R13)
- S Scolmatore separatore acque di prima pioggia

ANDAMENTO DELLO SCORRIMENTO DELLE DIVERSE ACQUE NON SUPERIORE AL 2%